


# Legenda:

- Proj. słup oświetleniowy nN-0,4kV
- Proj. oprawa oświetleniowa typu LED
- Proj. linia napowietrzna nN-0,4kV AsXSn 2x25mm<sup>2</sup>

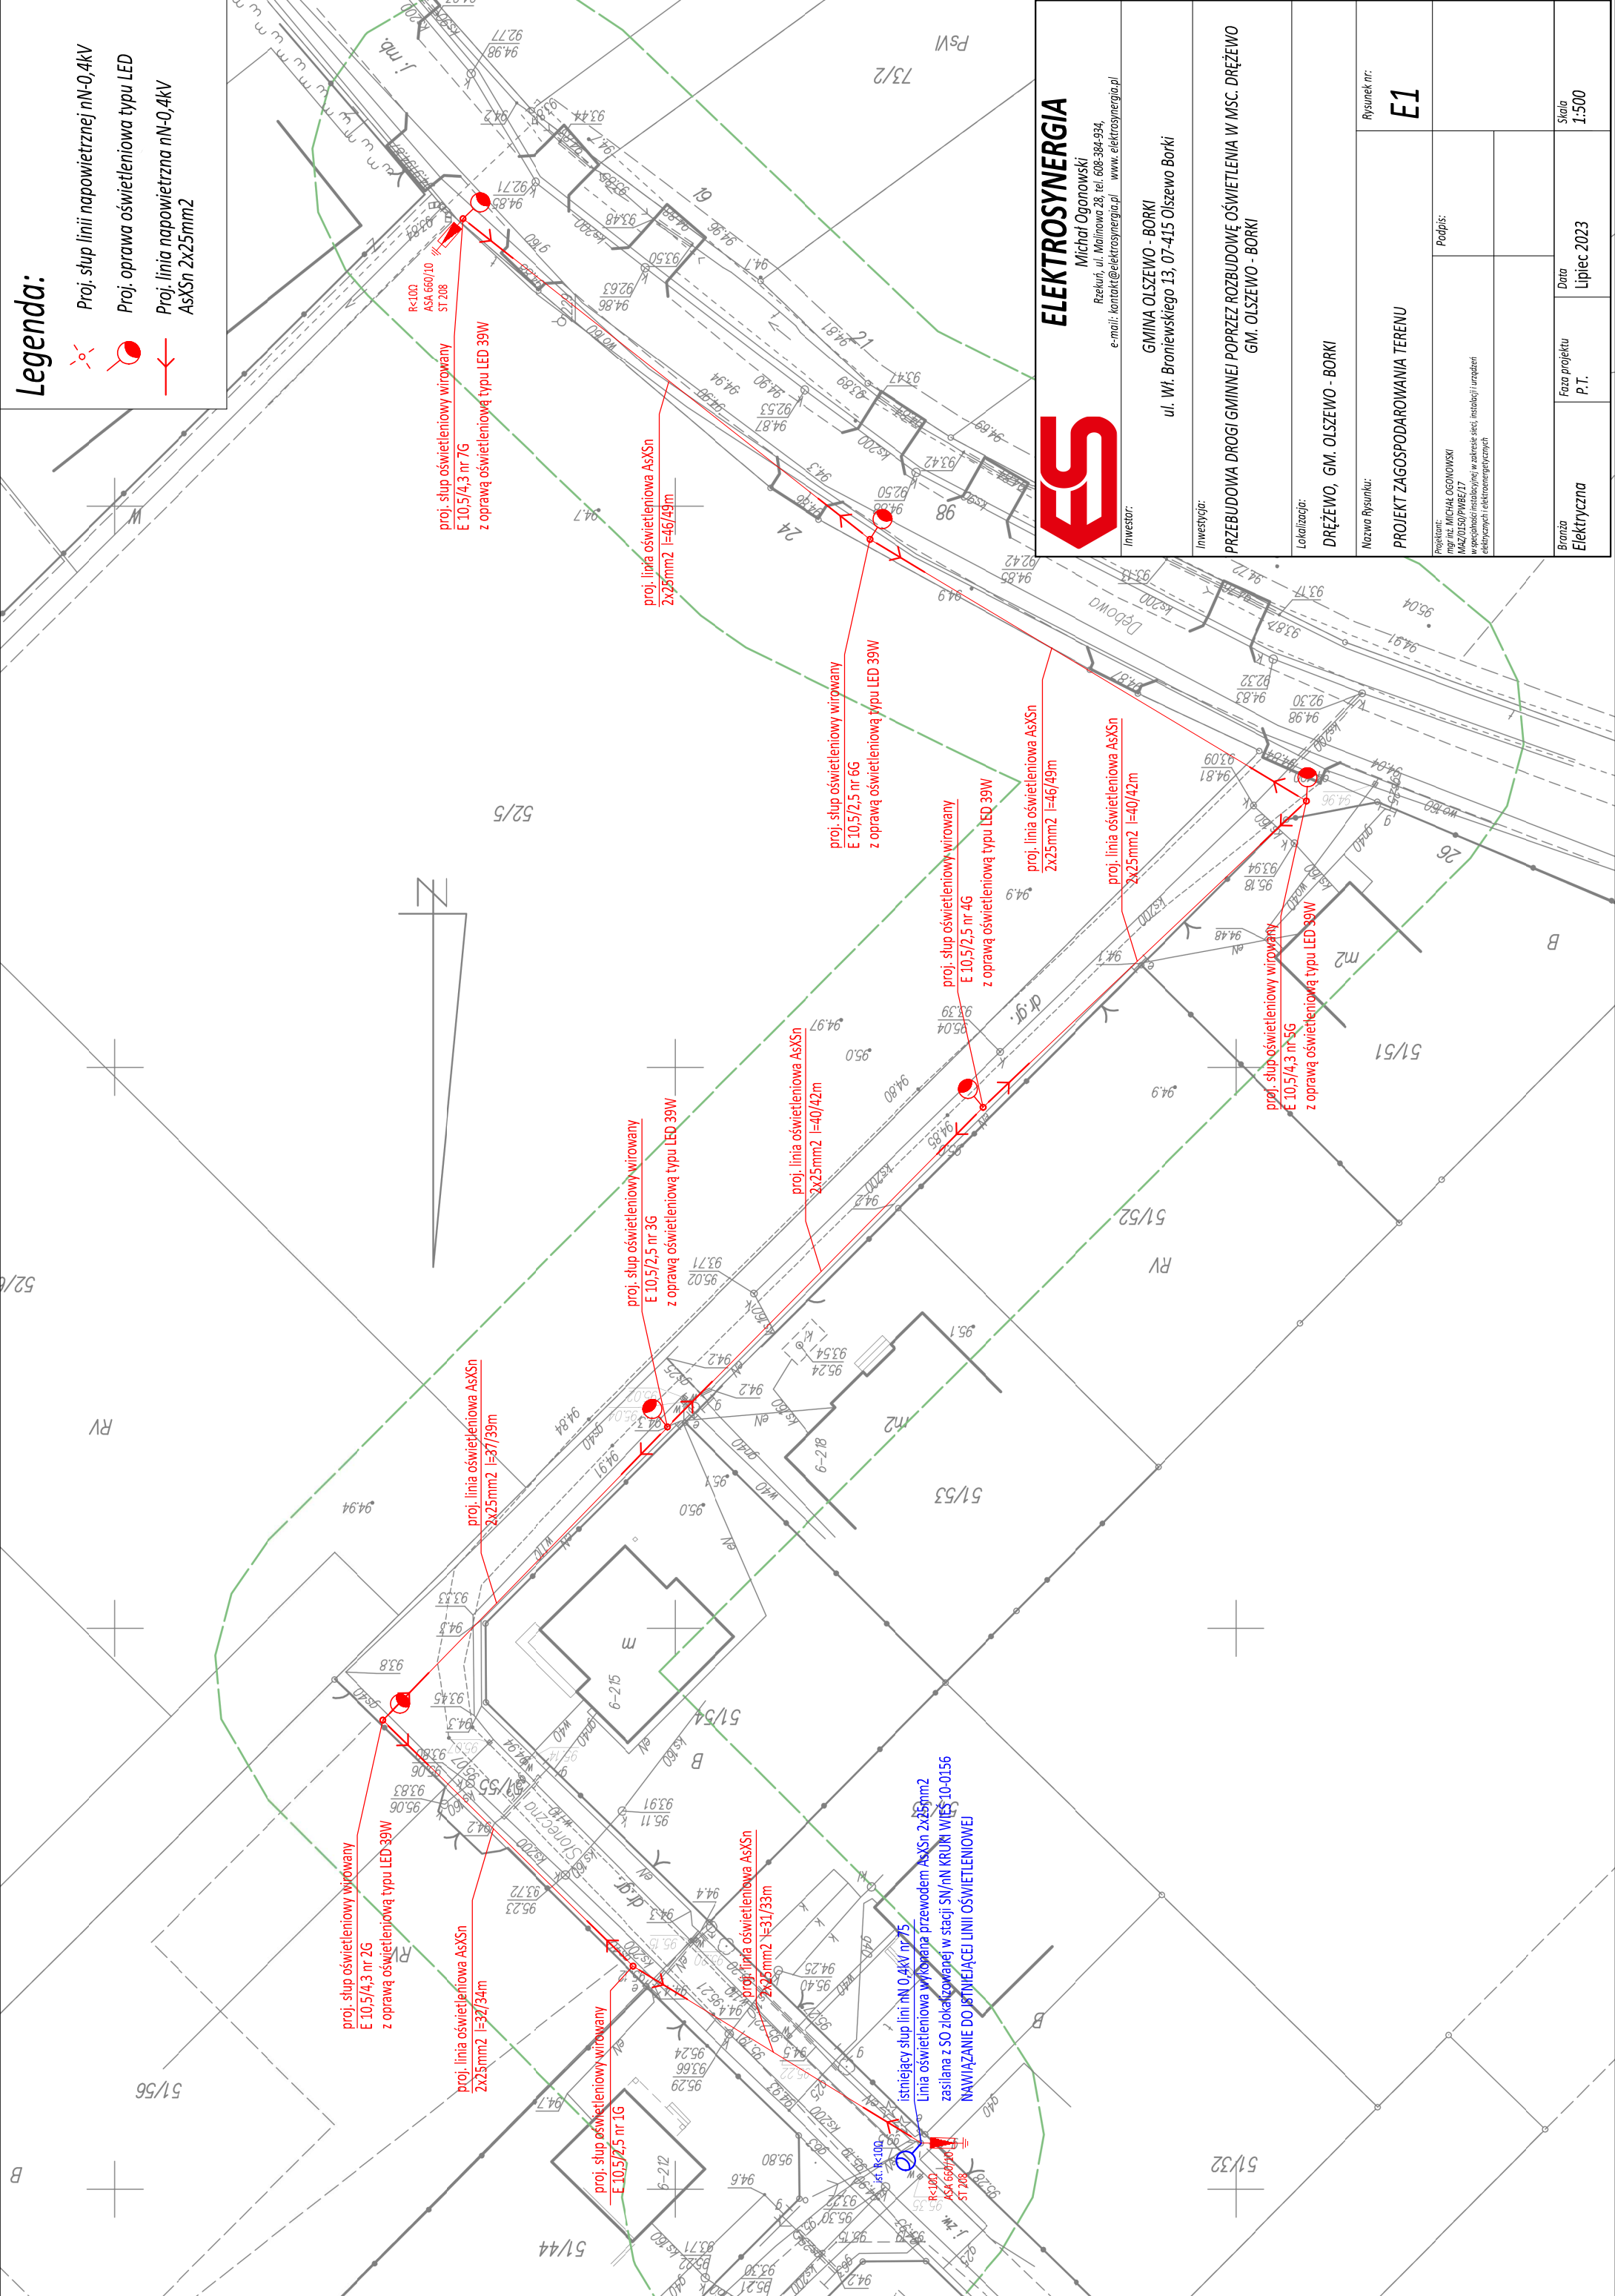

**ELEKTROSYNERGIA**  
Michał Ogonowski  
Rzekuń, ul. Malinowa 28, tel. 608-384-934,  
e-mail: kontakt@elektrosynergia.pl www.elektrosynergia.pl

Investor:  
**GMINA OLSZEWO - BORKI**  
ul. Wł. Broniewskiego 13, 07-415 Olszewo Borki

Investycja:  
**PRZEBUDOWA DRÓGI GMINNEJ POPRZEC ROZBUDOWE OŚWIETLENIA W MŚC. DRĘŻEWO  
GM. OLSZEWO - BORKI**

Localizacja:  
**DRĘŻEWO, GM. OLSZEWO - BORKI**

Nazwa Rysunku:  
**PROJEKT ZAGOSPODAROWANIA TERENU**

Rysunek nr:  
**E1**

Projektant:  
mgr inż. MICHAŁ OGONOWSKI  
MAZ/0150/PW/RE/17  
w specjalności instalacyjnej w zakresie sieci, instalacji i urządzeń  
elektrycznych i elektroenergetycznych

Podpis:

Branoza  
**Elektryczna**

Faza projektu  
**P.T.**

Data  
**Lipiec 2023**

Skala  
**1:500**