


ŁĄCZY ARKUSZ 4

ŁĄCZY ARKUSZ 2

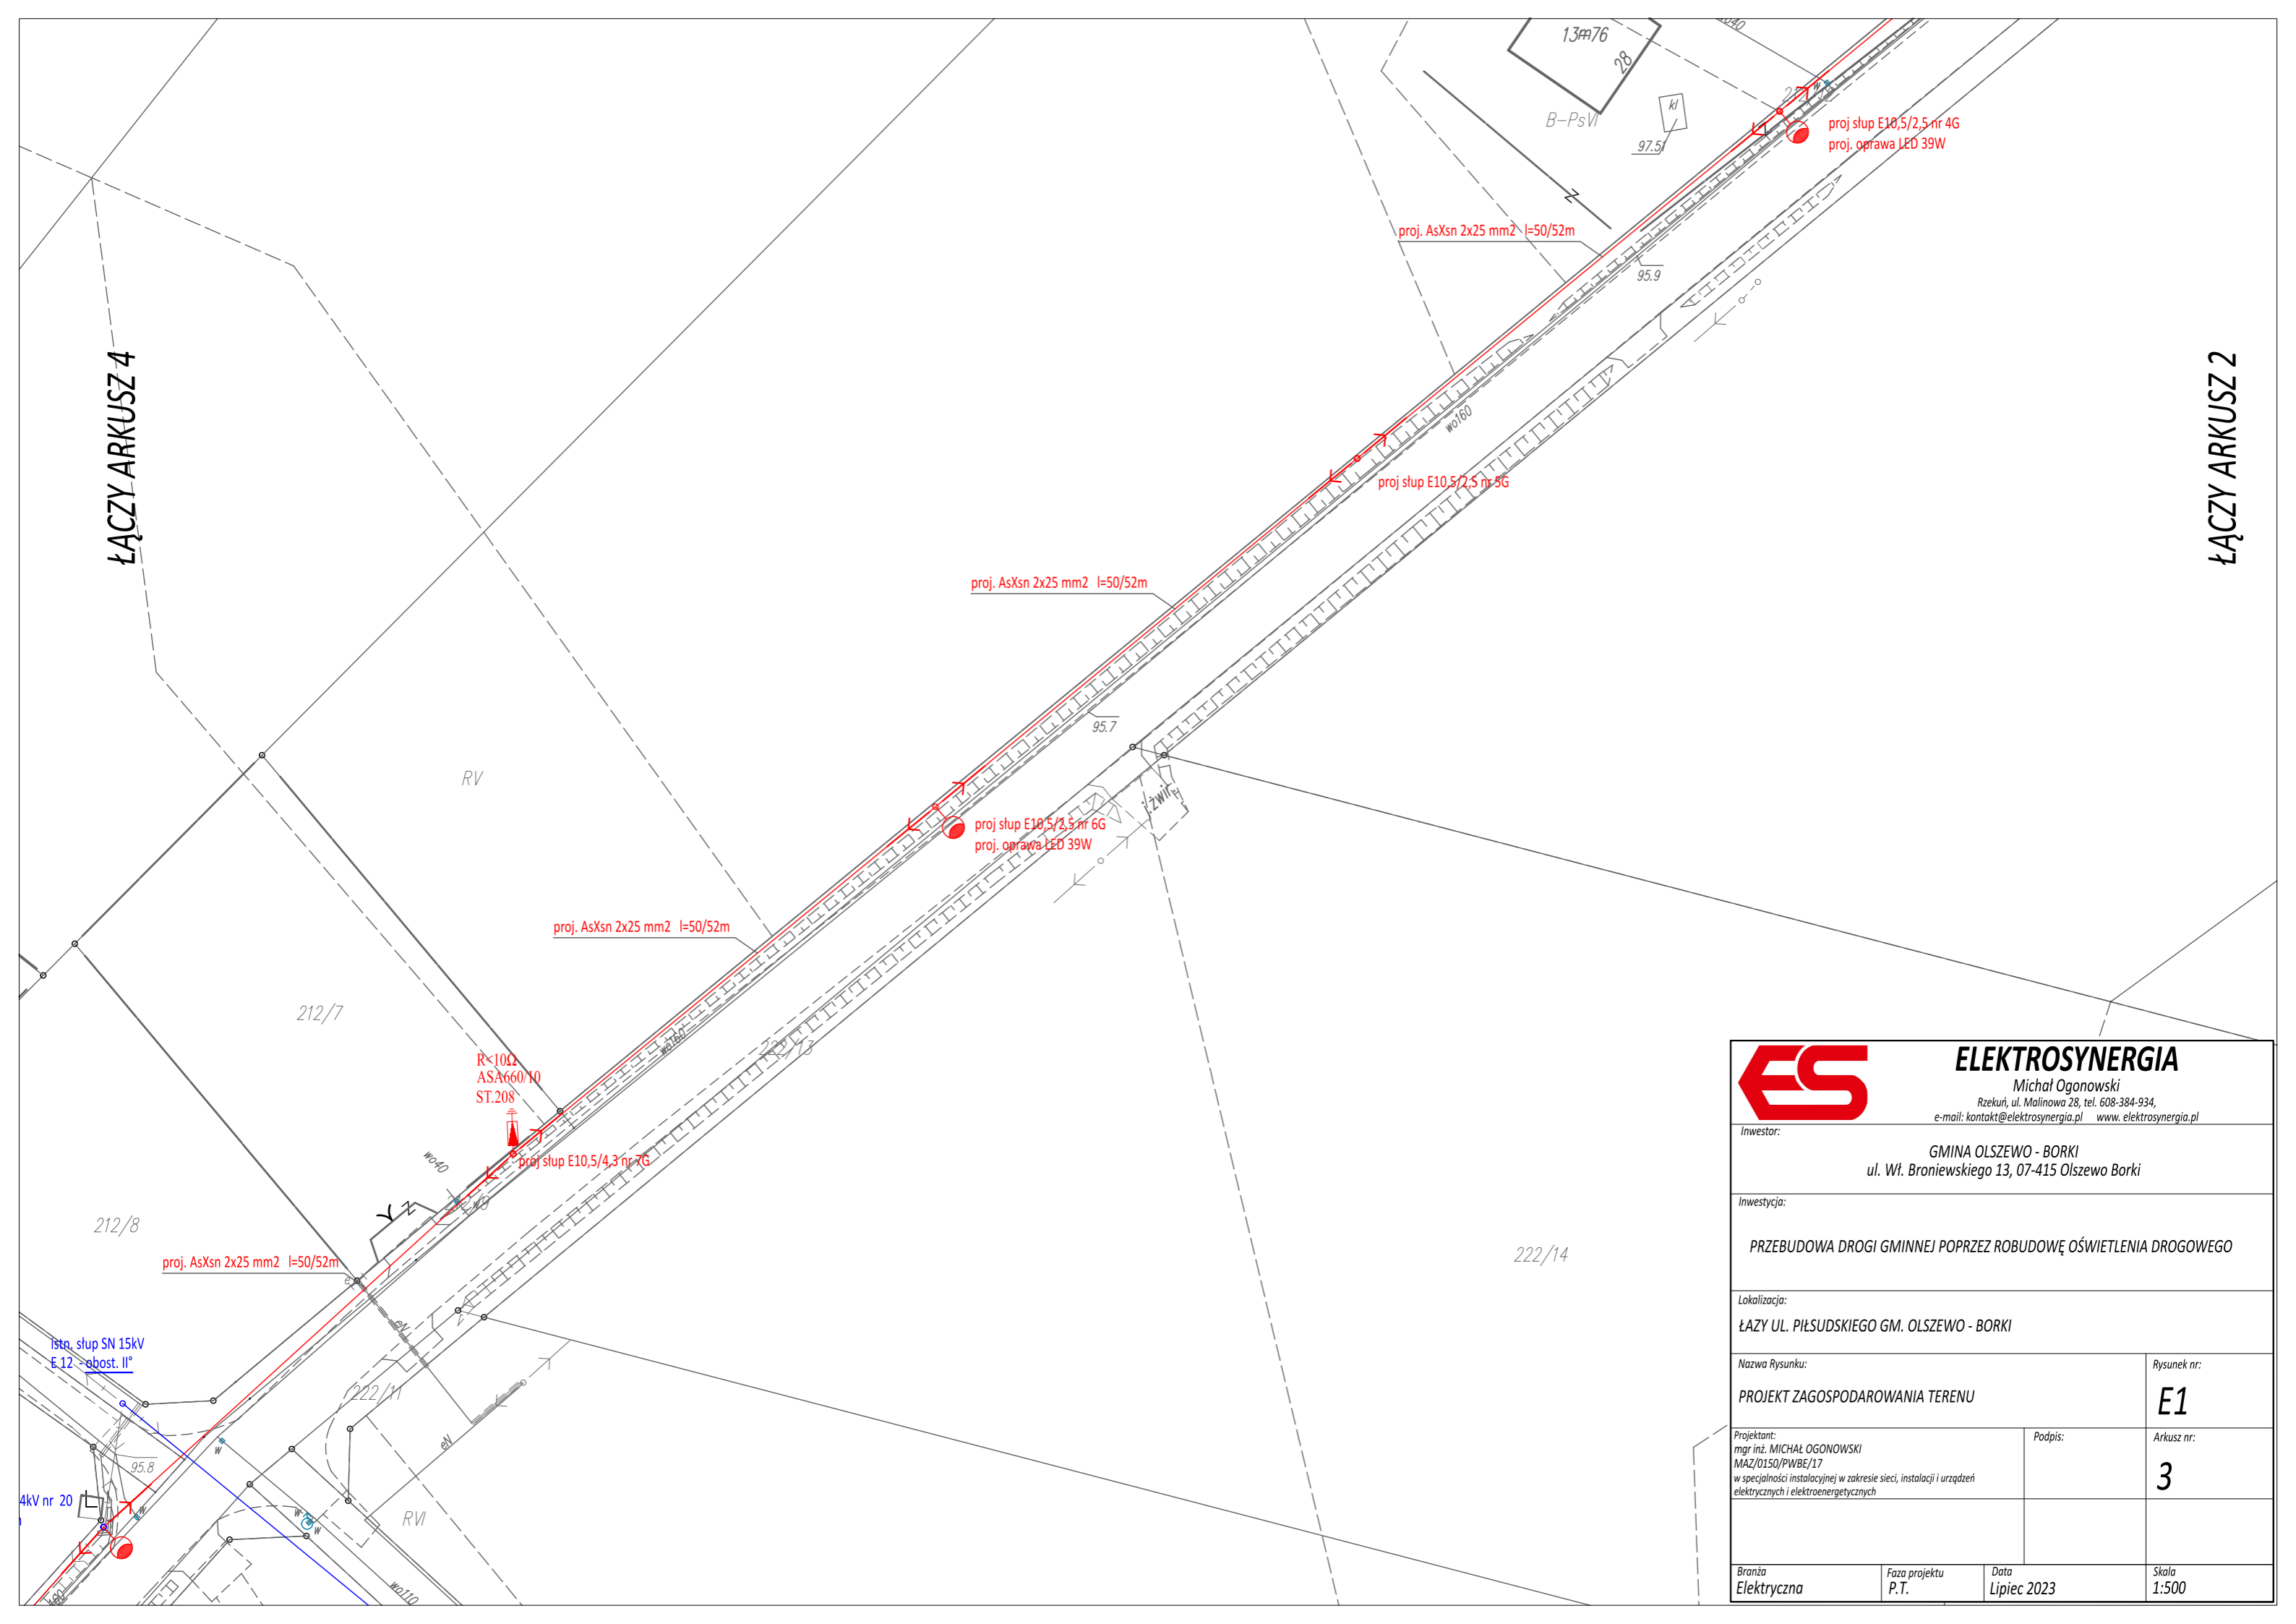

		ELEKTROSYNERGIA Michał Ogonowski Rzekuń, ul. Malinowa 28, tel. 608-384-934, e-mail: kontakt@elektrosynergia.pl www.elektrosynergia.pl	
Inwestor:		GMINA OLSZEWO - BORKI ul. Wł. Broniewskiego 13, 07-415 Olszewo Borki	
Inwestycja:		PRZEBUDOWA DROGI GMINNEJ POPRZECZ ROBUDOWĘ OŚWIETLENIA DROGOWEGO	
Lokalizacja:		ŁĄCZY UL. PIŁSUDSKIEGO GM. OLSZEWO - BORKI	
Nazwa Rysunku:		PROJEKT ZAGOSPODAROWANIA TERENU	Rysunek nr: E1
Projektant: mgr inż. MICHAŁ OGONOWSKI MAZ/0150/PWBE/17 w specjalności instalacyjnej w zakresie sieci, instalacji i urządzeń elektrycznych i elektroenergetycznych		Podpis:	Arkusz nr: 3
Branża Elektryczna	Faza projektu P.T.	Data Lipiec 2023	Skala 1:500